


Fußbodenaufbau : + 18cm

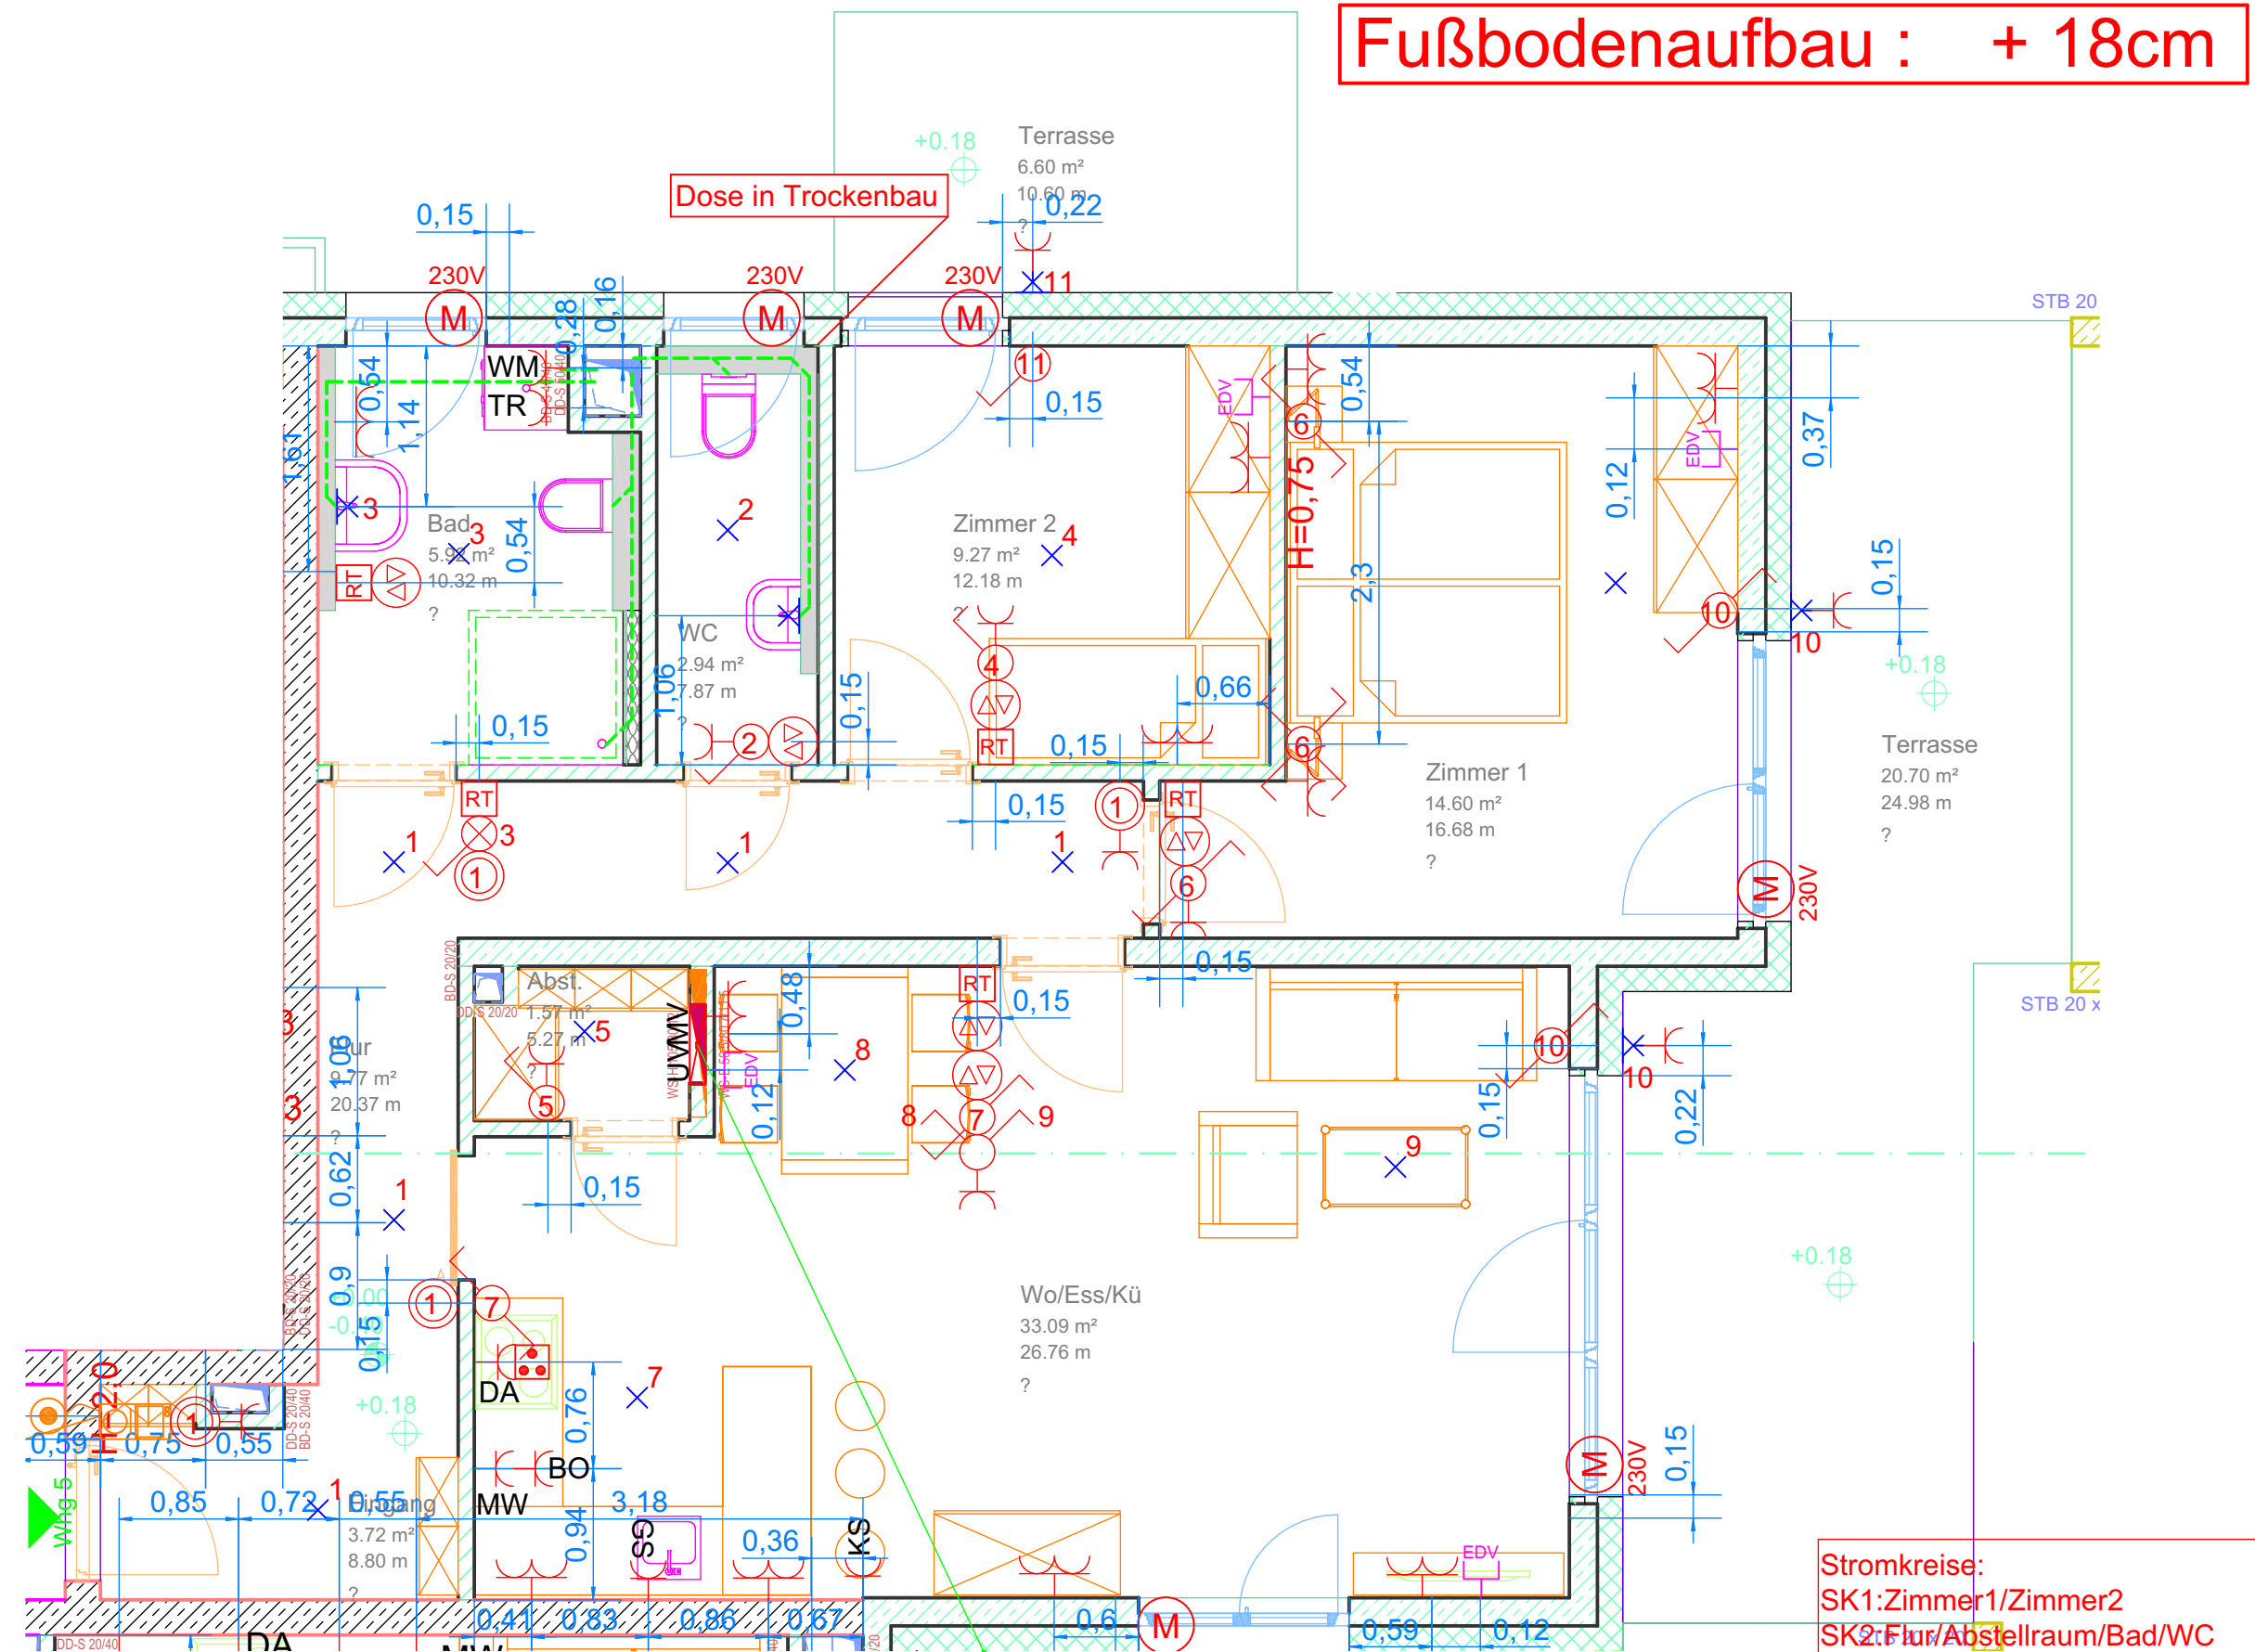

Dose in Trockenbau

2x M40 / 3xM25
zu Steigschacht
1b

Alle Maße ab KFFB !!
Höhe WL Bad/WC : 1,9m
Höhe Schalter
Schlafzimmer(Bett): 0,75m
Höhe WL Terrasse: 1,85m
Höhe Dunstabzug: 2,0m
Höhe Mikrowelle: 1,55m


Stromkreise:
SK1:Zimmer1/Zimmer2
SK2:Flur/Abstellraum/Bad/WC
SK3:Wohnen/Essen/Küche
SK4:Waschmaschine
SK5:Trockner
SK6:Geschirrspülmaschine
SK7:Backofen
SK8:Mikrowelle
SK9:Arbeitssteckdosen
SK10:Kühlschrank
SK11:Heizkreisverteiler(RTH)
SK12:Elektro-Herd

alle E-Bauteile

	Sprechstelle mit Monitor
	EDV-Steckdose UP
	Steckdose zweifach
	Steckdose einfach
	Wechselschalter
	Serienschalter,UP
	Kreuzschalter
	Ausschalter
	S-Aus+K, UP, 1p
	Wandauslass-UP
	Deckenauslass-UP
	Jalousie-Schalter
	Taster, UP
	Strom/Medien-Verteiler
	Raumthermostat, UP
	Elektroherd
	Jalousie-Motor

Hinweiß:
Der Küchenbereich wird nach dem jeweiligen
Küchen-Installationsplan ausgeführt.Folgende
Grundinstallation ist im Moment berücksichtigt :

	DA	Steckdose Dunstabzug
	BA	Steckdose Backofen
	MW	Steckdose Mikrowelle
	KS	Steckdose Kühlschrank
	GS	Steckdose Spülmaschine
	AS	Arbeitssteckdosen
		Anschluss Elektroherd

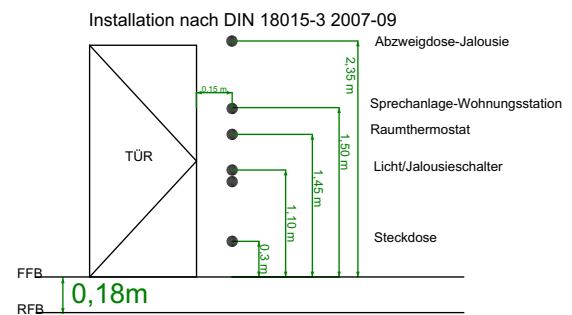

Elektroinstallation EG-Haus 1
--- Wohnung 5 ---

Immo-Chalet-Wohnbau GmbH Carl-Schneider-Straße 18 77955 Ettenheim		Neubau von 3 MFH mit Tiefgarage Otto-Stoelcker-Straße 77955 Ettenheim Flst.Nr.: 10310/6	
Architekt: Ralf Rauer - Eugen-Lacroix-Str.1A - 77955 Ettenheim			
Bauherr:	Datum	Name	Inhalt
gezeichnet:	11.10.2022	Thomas Engist	Zeichnungs - Nr.:
geprüft:			Maßstab: 1:50
			Format: DIN A3

Elektro Schönberger
GmbH & Co. KG

Frohmannstr.17 - 79268 Bötzingen
Tel. 07663 93450
Fax 07663 934567
E-Mail: info@elektro-schoenberger.de
Internet: www.elektro-schoenberger.de